



芽室町上下水道台帳図

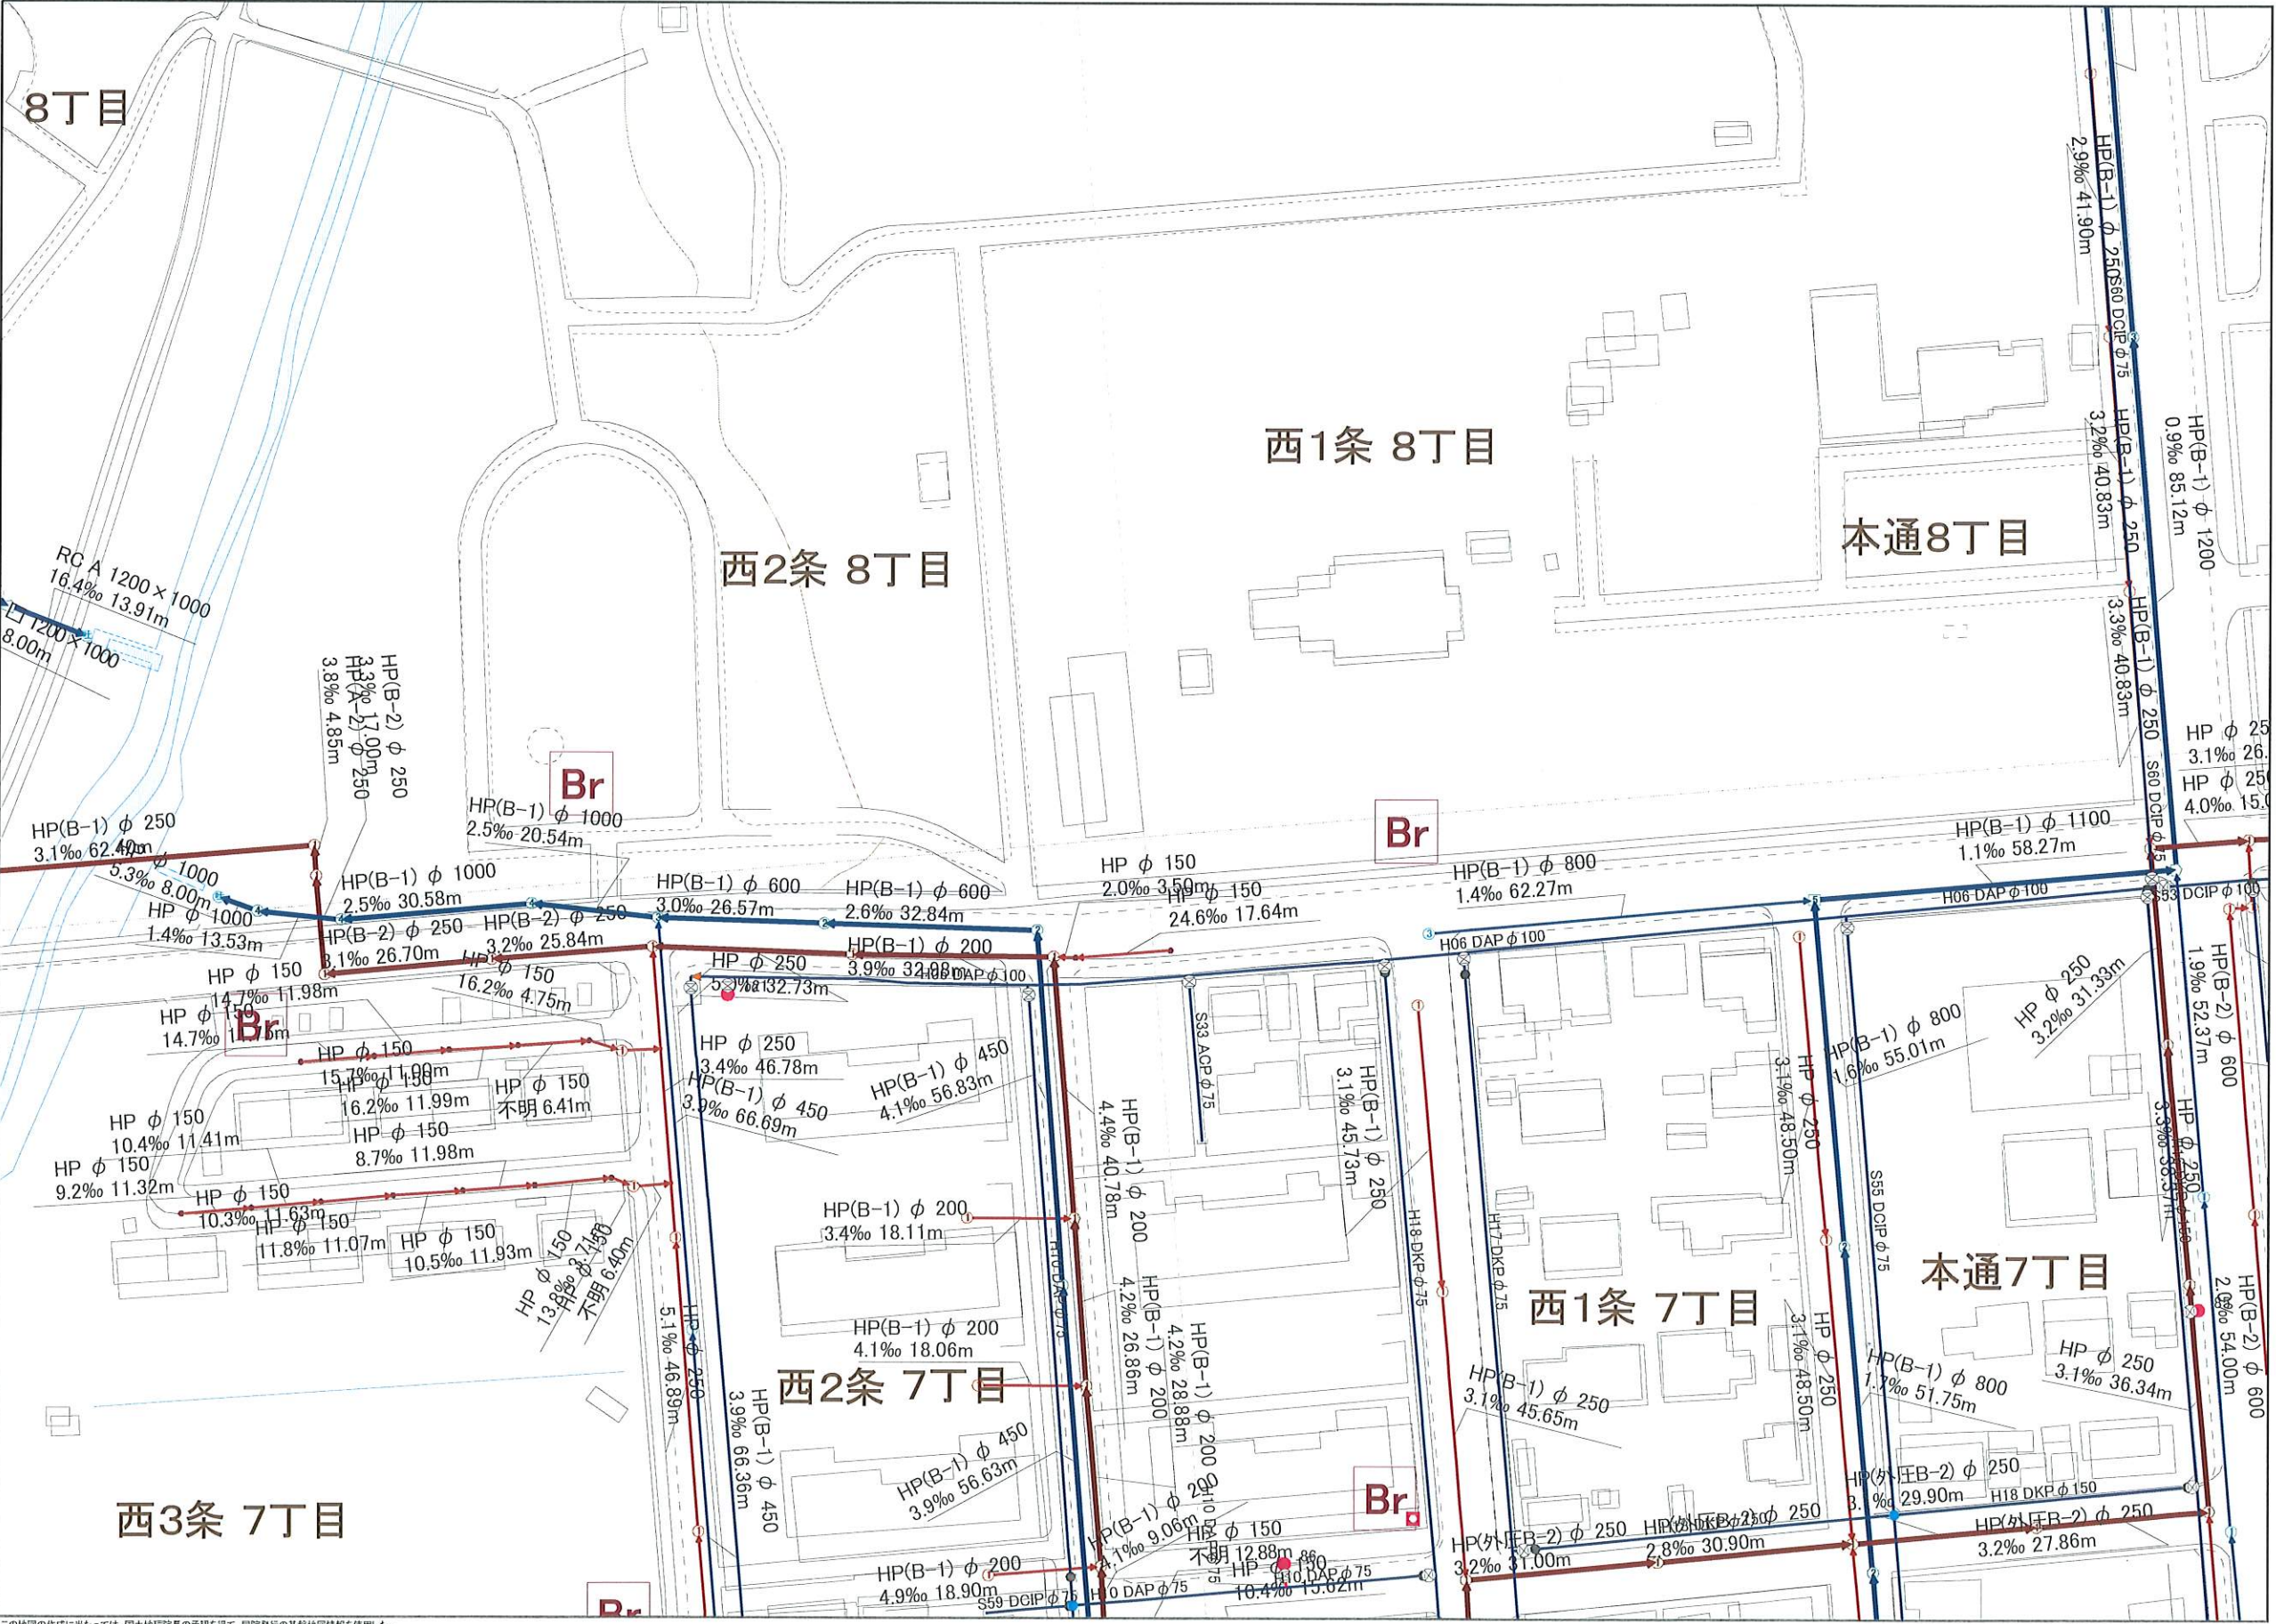

凡 例			
上 水 道：管 路			
記 号	名 称	記 号	名 称
	配水管φ200未満		排水管
	配水管φ200以上		消火栓管
	導水管		仮設管その他
	送水管		
上 水 道：弁 栓・そ の 他			
記 号	名 称	記 号	名 称
	仕切弁(全開)		防火水槽
	仕切弁(全閉)		
	仕切弁(調整)		
	消火栓(地上式)		
上 水 道：管 種			
記 号	名 称	記 号	名 称
DKP	ダクタイル鋳鉄管(K)	VVP	硬質塩化ビニル管
DAP	ダクタイル鋳鉄管(A)	PP	ポリエチレン管
GX	ダクタイル鋳鉄管(GX)	Pe	ポリエチレン管
DCIP	ダクタイル鋳鉄管	ACP	石綿セメント管
SGPW	水配管用亜鉛メッキ鋼管	HP	ヒューム管
STK	一般構造用炭素鋼鋼管		
STPG	圧力配管用炭素鋼鋼管		
SUS	ステンレス鋼管		
下 水 道：管 渠 材 質			
PRP	リブ付硬質塩化ビニル管	RP	ロール圧鉄筋コンクリート管
VU	硬質塩化ビニル(VU)	CIP	鋳鉄管
VP	硬質塩化ビニル(VP)	DCIP	ダクタイル鋳鉄管
HP	速力力鉄筋コンクリート	FRPM	強化プラスチック複合管
	鉄筋コンクリート管	PEP	ポリエチレン管
RC	推進用鉄筋コンクリート	STK	鋼管
HRC	高強度鉄筋コンクリート(HRC)	X	その他
BOX	ボックスカルバート	Z	不明
下 水 道：管 渠・取 付 管 表 示 例			
汚 水		雨 水	
	幹線管渠		幹線管渠
	枝線管渠		枝線管渠
	ます・取付管		ます・取付管

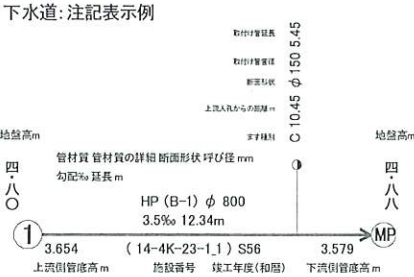


出図年月日： 2025/05/09

※この図面は参考図ですので現地で確認してください


芽室町役場 水道課

芽室町上下水道台帳図

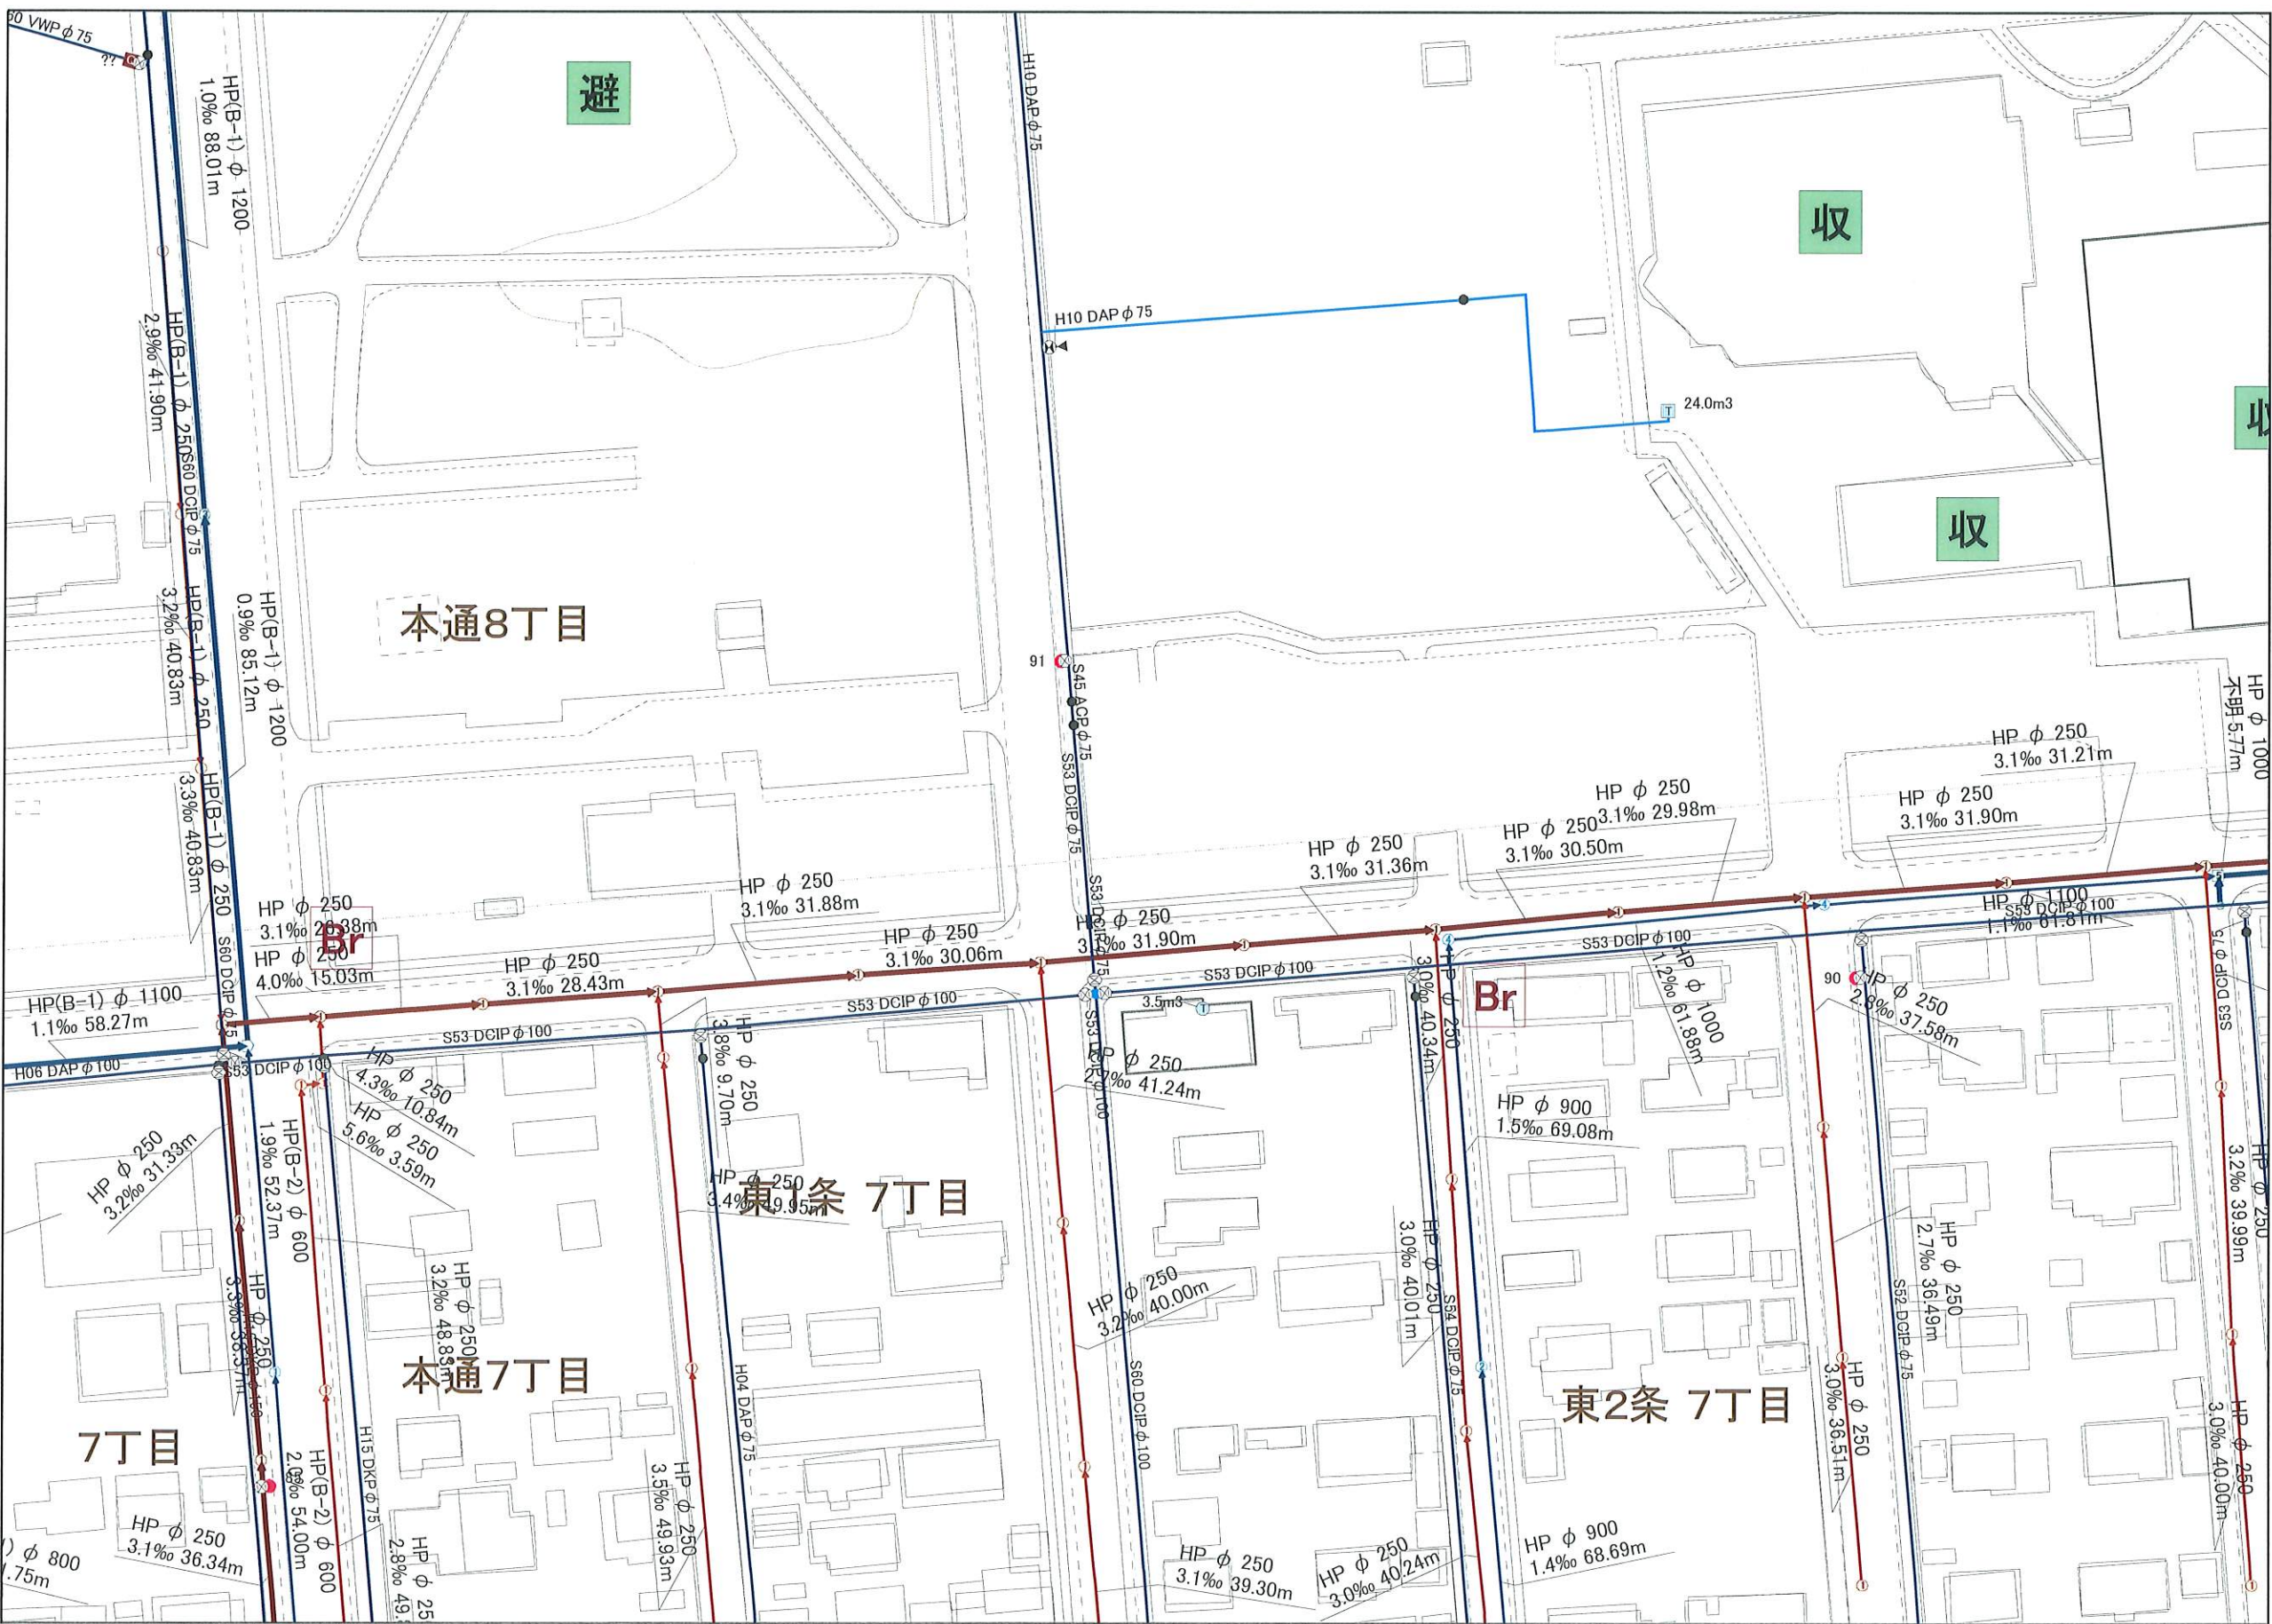

凡 例			
上 水 道：管 路			
記 号	名 称	記 号	名 称
	配水管φ200未満		排水管
	配水管φ200以上		消火栓管
	導水管		仮設管その他
	送水管		
上 水 道：弁 栓・そ の 他			
記 号	名 称	記 号	名 称
	仕切弁(全開)		防火水槽
	仕切弁(全開)		
	仕切弁(調整)		
	消火栓(地上式)		
上 水 道：管 種			
記 号	名 称	記 号	名 称
DKP	ダクタイル鋳鉄管(K)	VWP	硬質塩化ビニル管
DAP	ダクタイル鋳鉄管(A)	PP	ポリエチレン管
GX	ダクタイル鋳鉄管(GX)	Pe	ポリエチレン管
DCIP	ダクタイル鋳鉄管	ACP	石棉セメント管
SGPW	水配管用亜鉛メッキ鋼管	HP	ヒューム管
STK	一般構造用炭素鋼管		
STPG	圧力配管用炭素鋼管		
SUS	ステンレス鋼管		
下 水 道：管 渠 材 質			
PRP	リブ付硬質塩化ビニル管	RP	ロール圧鉄筋コンクリート管
VU	硬質塩化ビニル(VU)	CIP	鋳鉄管
VP	硬質塩化ビニル(VP)	DCIP	ダクタイル鋳鉄管
HP	遠心力鉄筋コンクリート	FRPM	強化プラスチック複合管
	鉄筋コンクリート管	PEP	ポリエチレン管
RC	推進用鉄筋コンクリート	STK	鋼管
	現場打鉄筋コンクリート	X	その他
HRC	高強度鉄筋コンクリート(HRC)	Z	不明
BOX	ボックスカルバート		
下 水 道：管 渠・取 付 管 表 示 例			
汚 水		雨 水	
	幹線管渠		幹線管渠
	枝線管渠		枝線管渠
	ます・取付管		ます・取付管

下水道：注記表示例

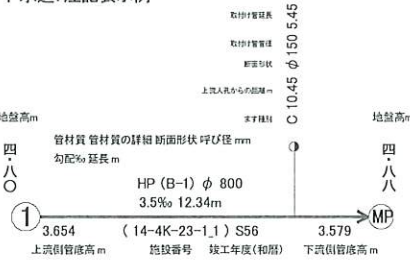


この地図の作成に当たっては、国土地理院長の承認を得て、同院発行の基礎地図情報を使用した。
(承認番号 平24補使、第1307号)

1:1072


※この図面は参考図ですので現地で確認してください

 出図年月日： 2025/05/09





芽室町役場 水道課

芽室町上下水道台帳図

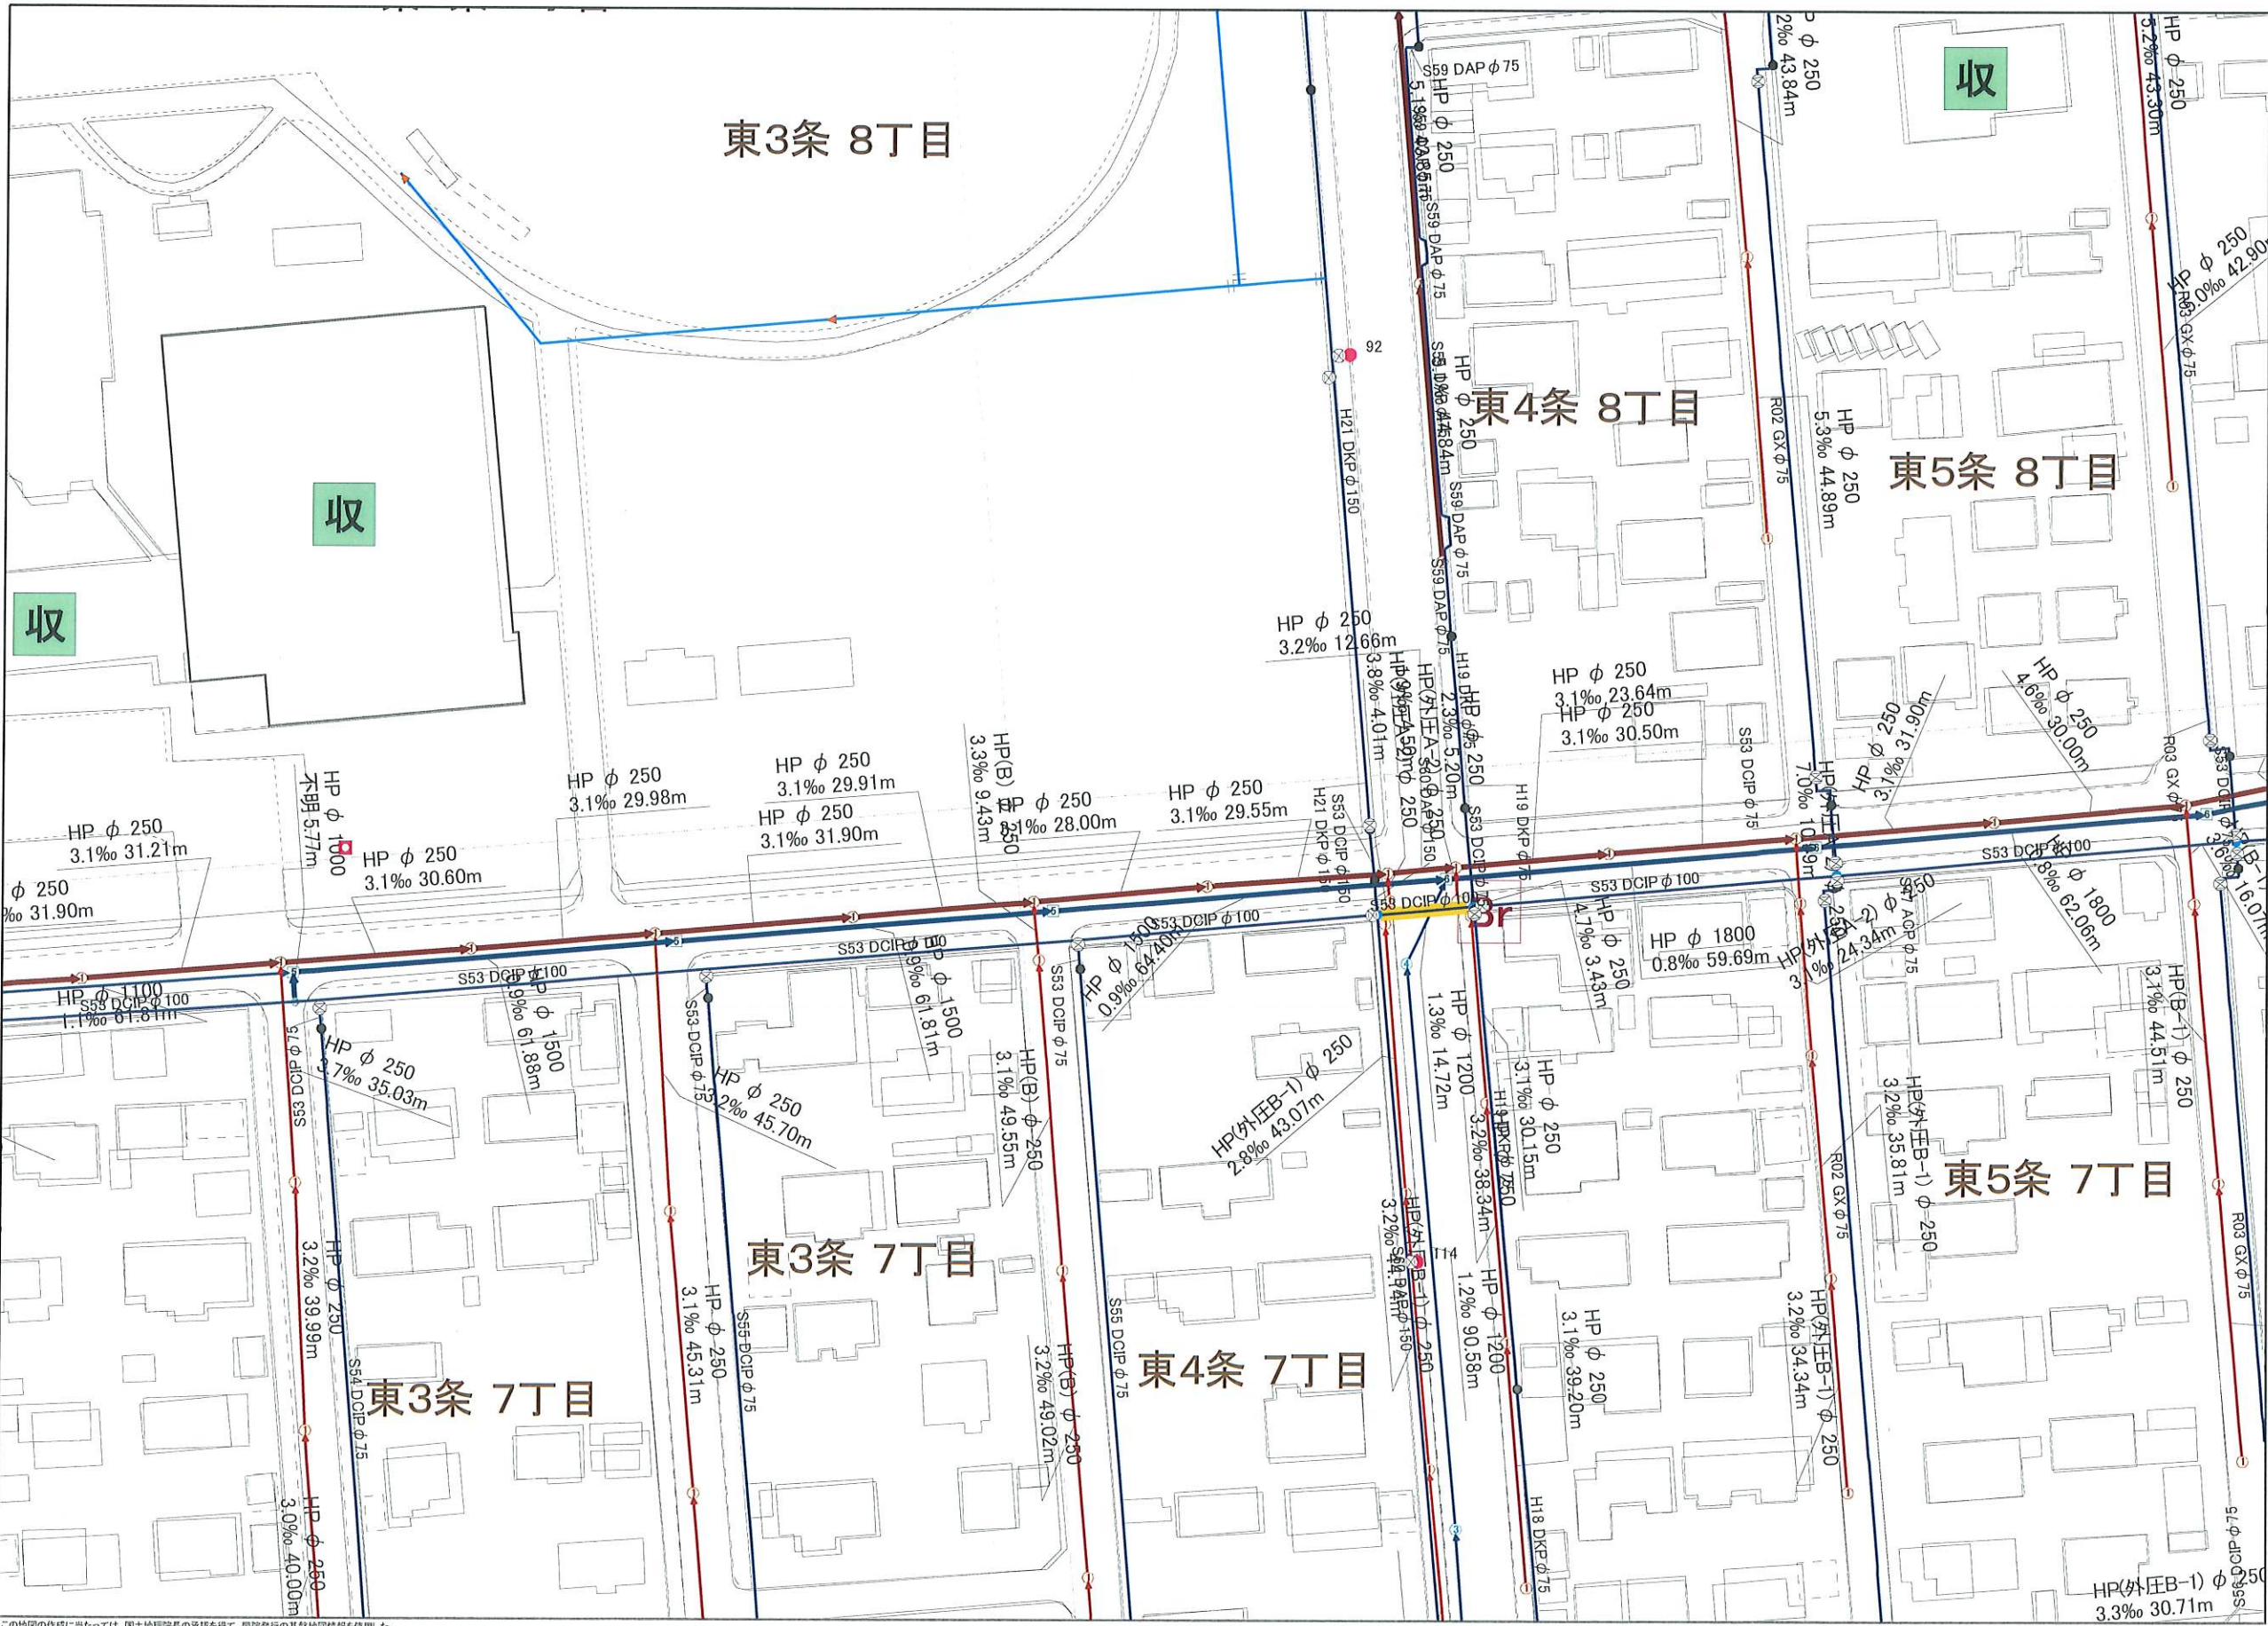


凡 例			
上 水 道 : 管 路			
記 号	名 称	記 号	名 称
	配水管φ200未満		排水管
	配水管φ200以上		消火栓管
	導水管		仮設管その他
	送水管		
上 水 道 : 弁 栓 ・ そ の 他			
記 号	名 称	記 号	名 称
	仕切弁(全開)		防火水槽
	仕切弁(全閉)		
	仕切弁(調整)		
	消火栓(地上式)		
上 水 道 : 管 種			
記 号	名 称	記 号	名 称
DKP	ダクタイル鋳鉄管(K)	VWP	硬質塩化ビニル管
DAP	ダクタイル鋳鉄管(A)	PP	ポリエチレン管
GX	ダクタイル鋳鉄管(GX)	Pe	ポリエチレン管
DCIP	ダクタイル鋳鉄管	ACP	石綿セメント管
SGPW	水配管用亜鉛メッキ鋼管	HP	ヒューム管
STK	一般構造用炭素鋼管		
STPG	圧力配管用炭素鋼管		
SUS	ステンレス鋼管		
下 水 道 : 管 渠 材 質			
PRP	リブ付硬質塩化ビニル管	RP	ロール圧鉄鋼コンクリート管
VU	硬質塩化ビニル(VU)	CIP	鋳鉄管
VP	硬質塩化ビニル(VP)	DCIP	ダクタイル鋳鉄管
HP	遠心力鋳鉄コンクリート	FRPM	強化プラスチック複合管
	鉄筋コンクリート管	PEP	ポリエチレン管
RC	推進用鉄筋コンクリート	STK	鋼管
	現場打鉄筋コンクリート	X	その他
HRC	高強度鉄筋コンクリート(HRC)	Z	不明
BOX	ボックスカルバート		
下 水 道 : 管 渠 ・ 取 付 管 表 示 例			
汚 水		雨 水	
	幹線管渠		幹線管渠
	枝線管渠		枝線管渠
	ます・取付管		ます・取付管

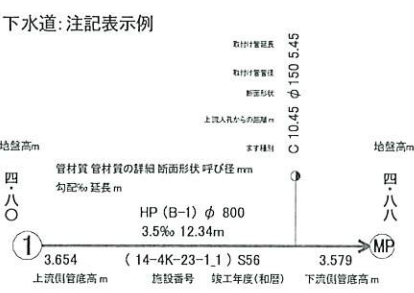

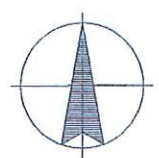

配置図 S = 1/900

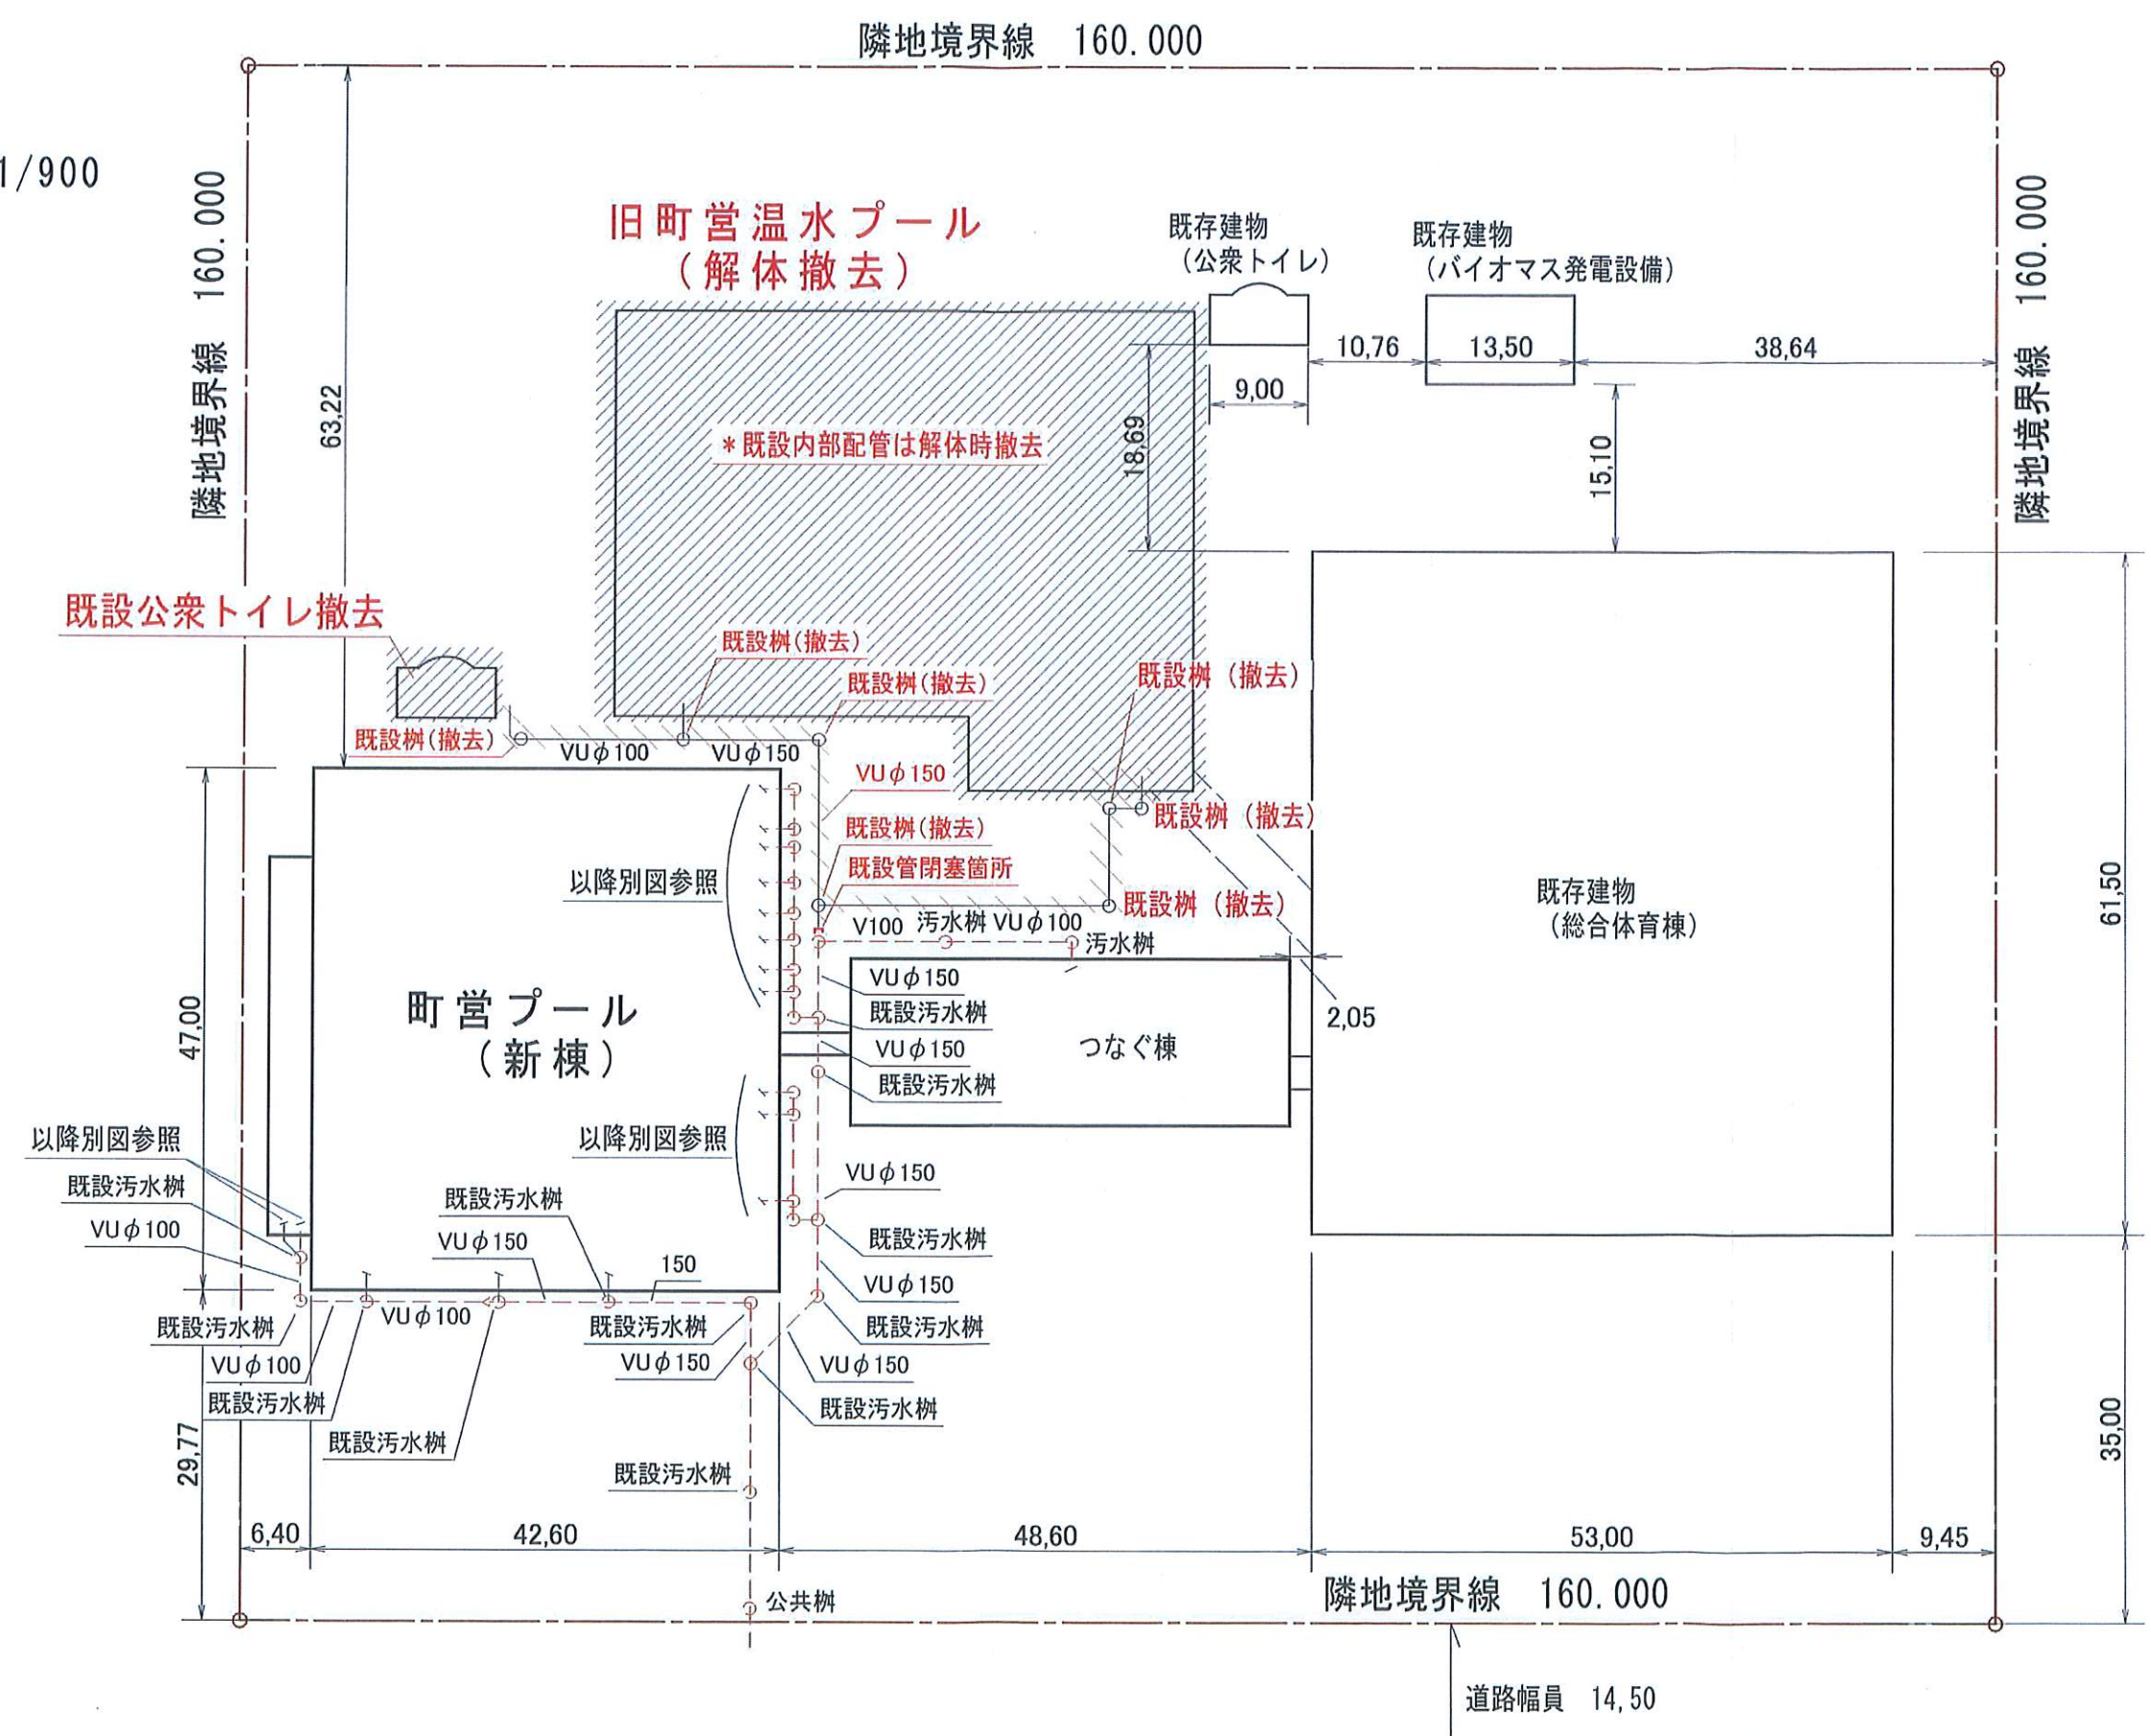


平面図


S=1:400




No.8

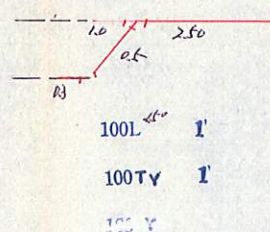




No.5

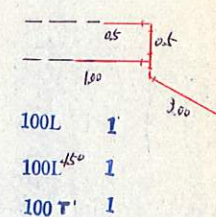

定規図 (N03材 ~ 下水道本管)



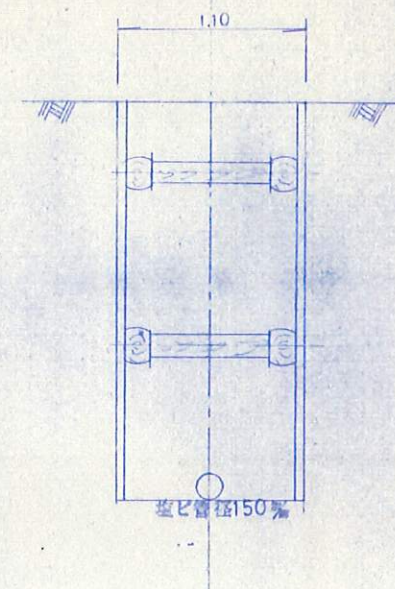


縦断図

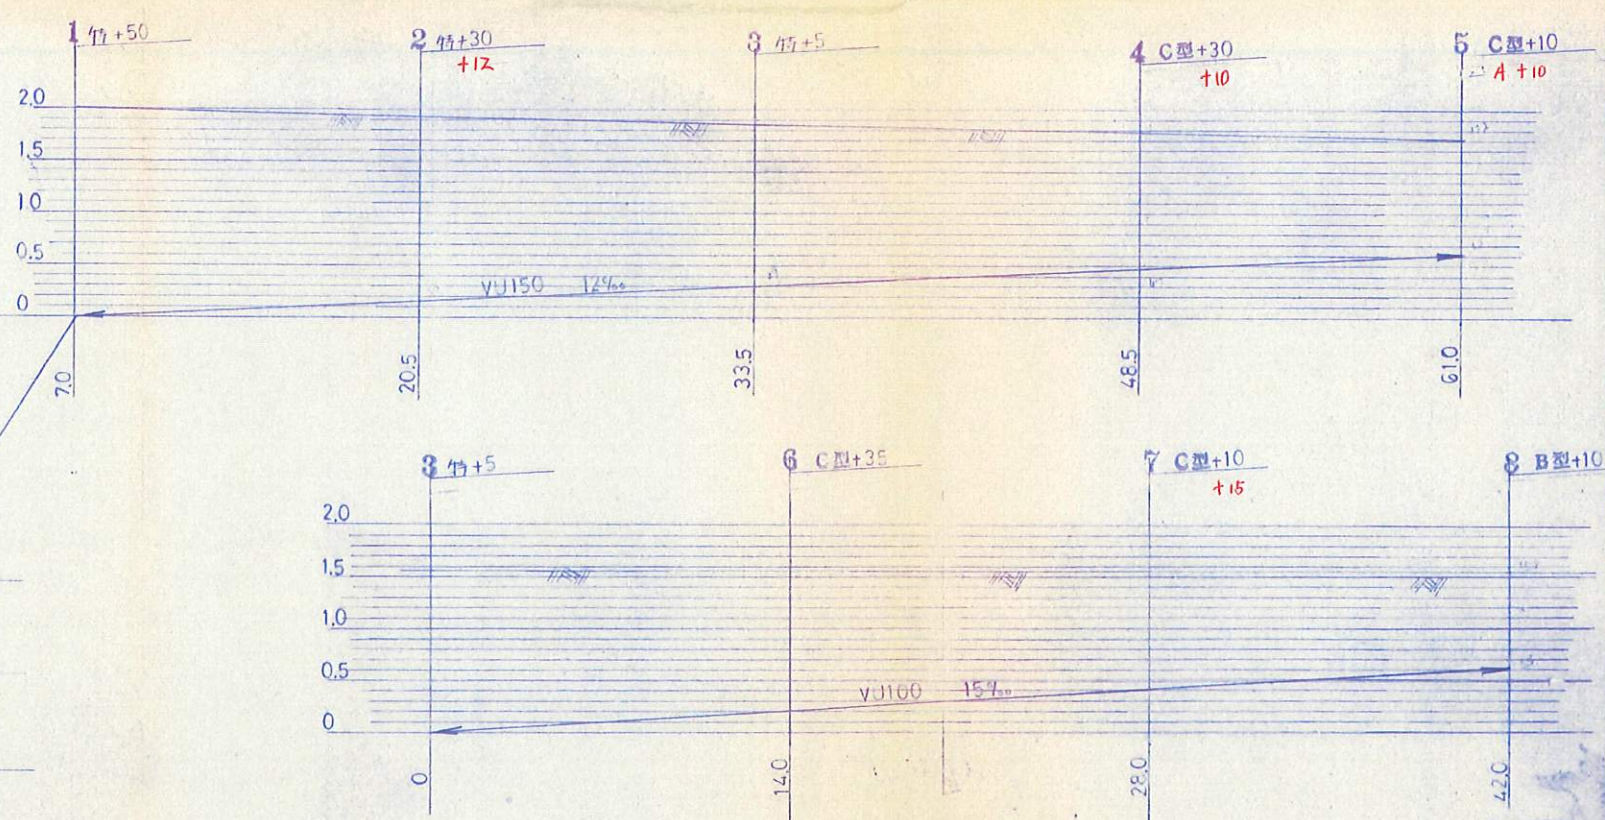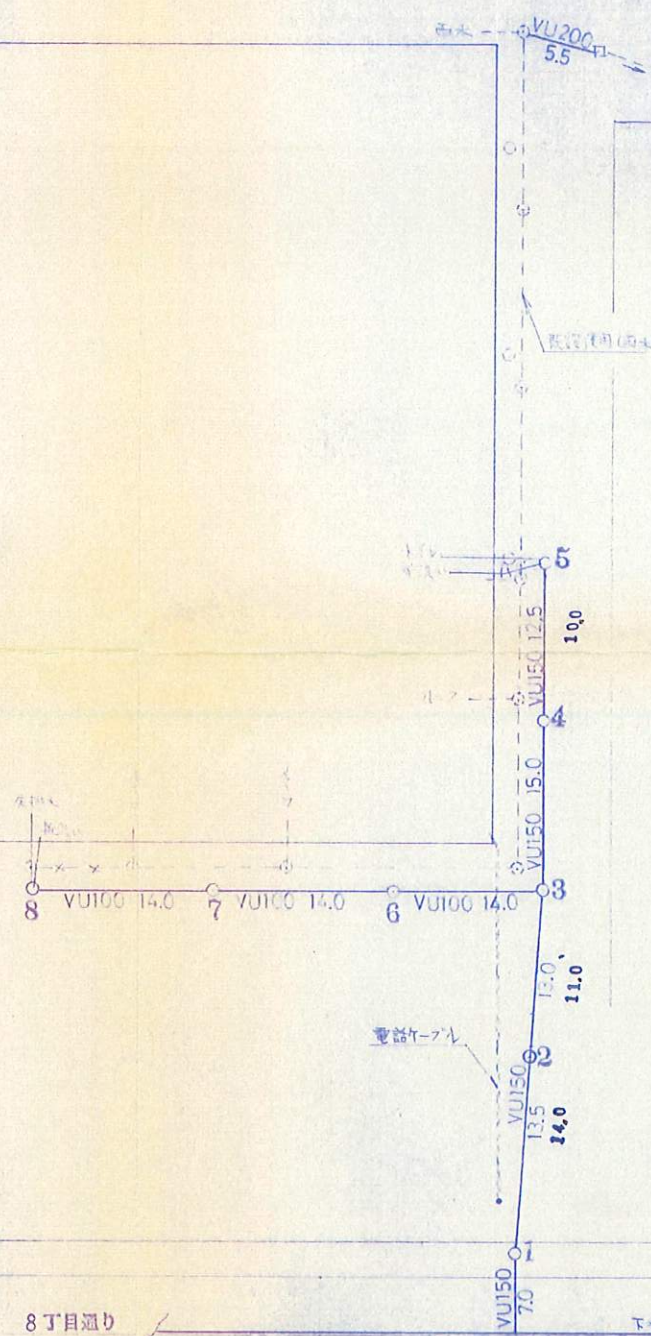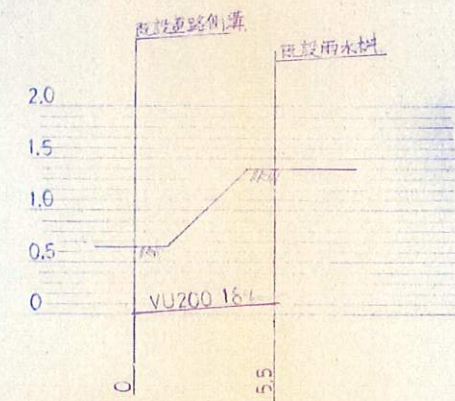


縦断面図

平面図

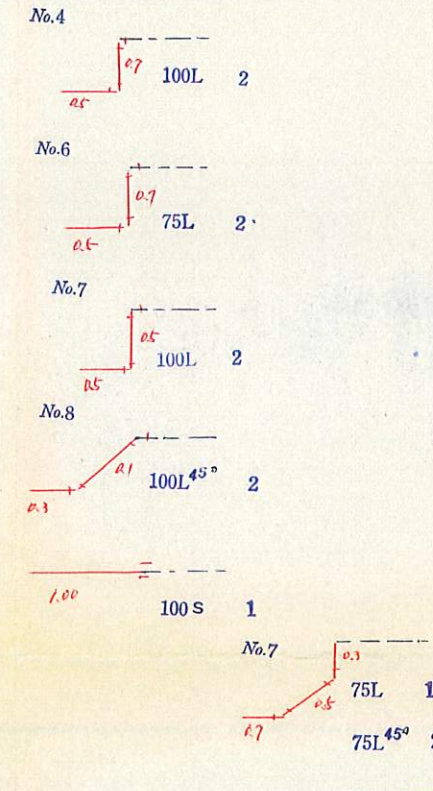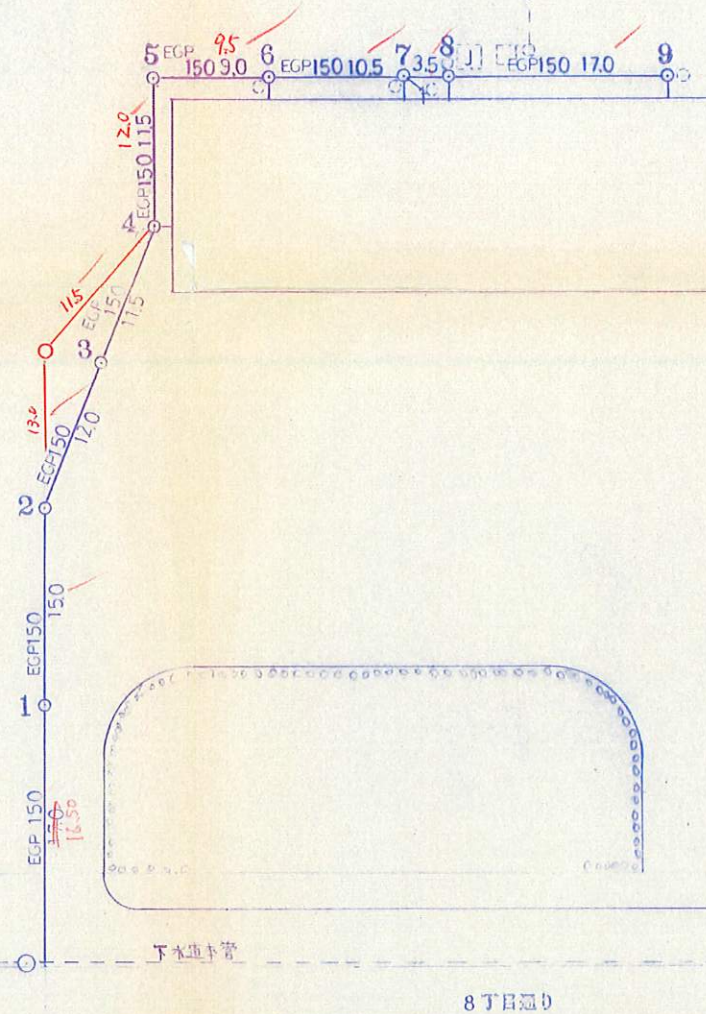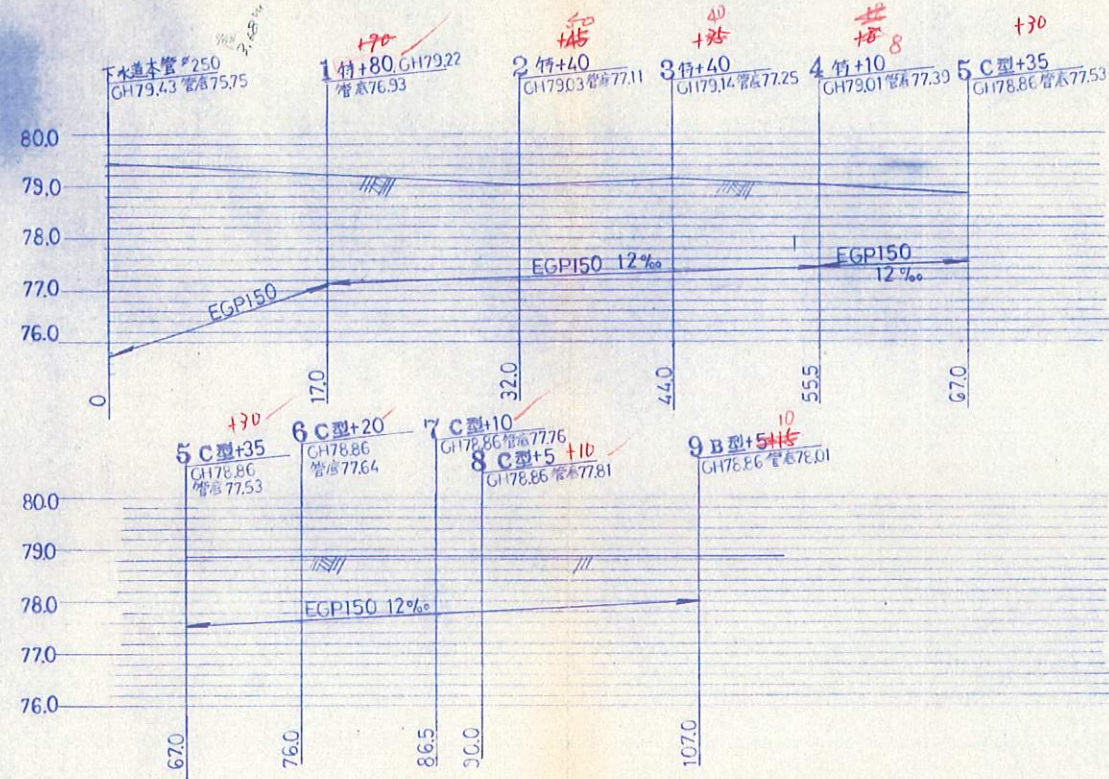

定規図

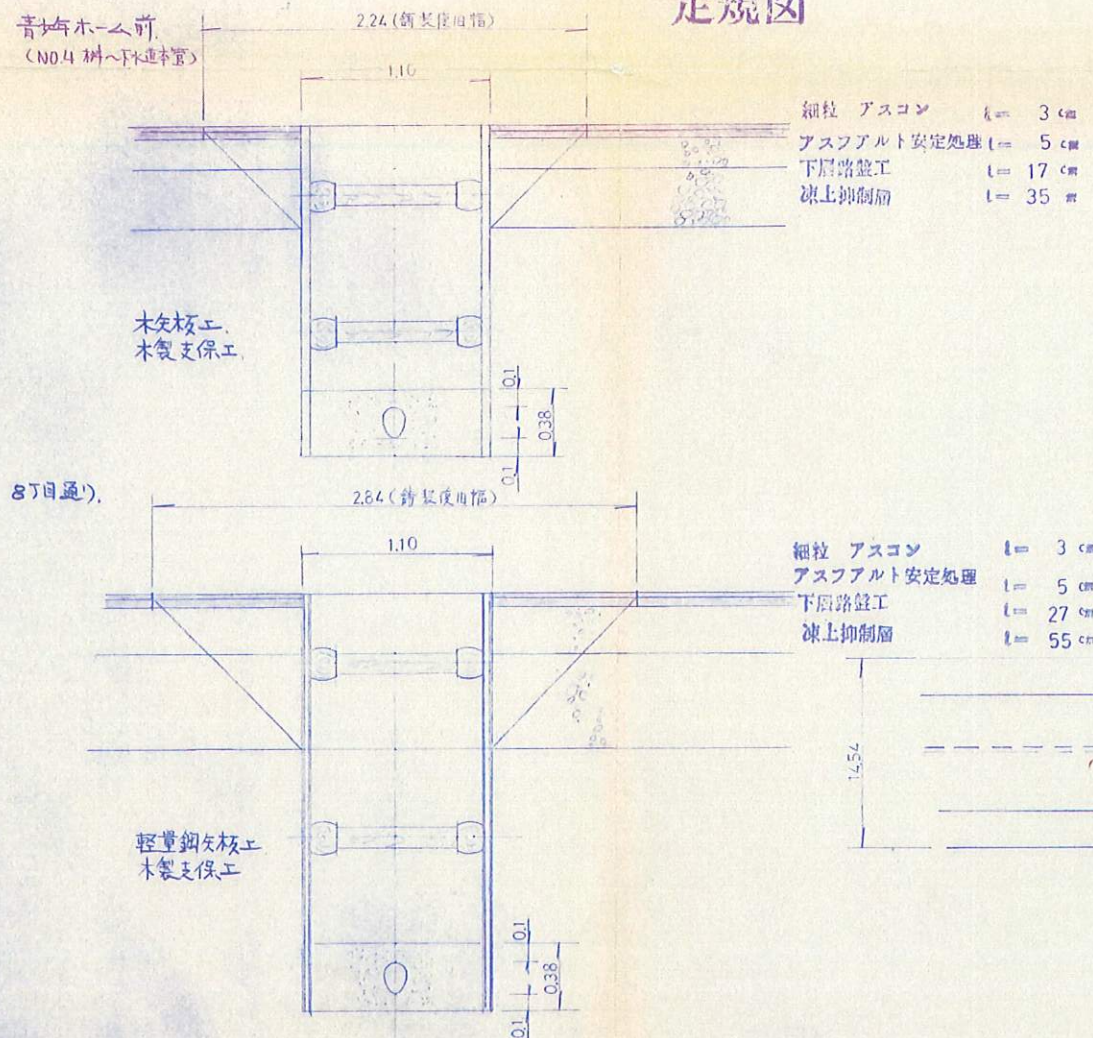

年度	昭和 56 年度
路線名	
工事名	勤労青少年ホーム排水設備工事
図面名	平面図・縦断面図
縮尺	1:400
設計年月日	昭和 56 年 3 月 日
北海道河西郡芽室町役場下水道工務	